




COPERTURA - scala 1:50

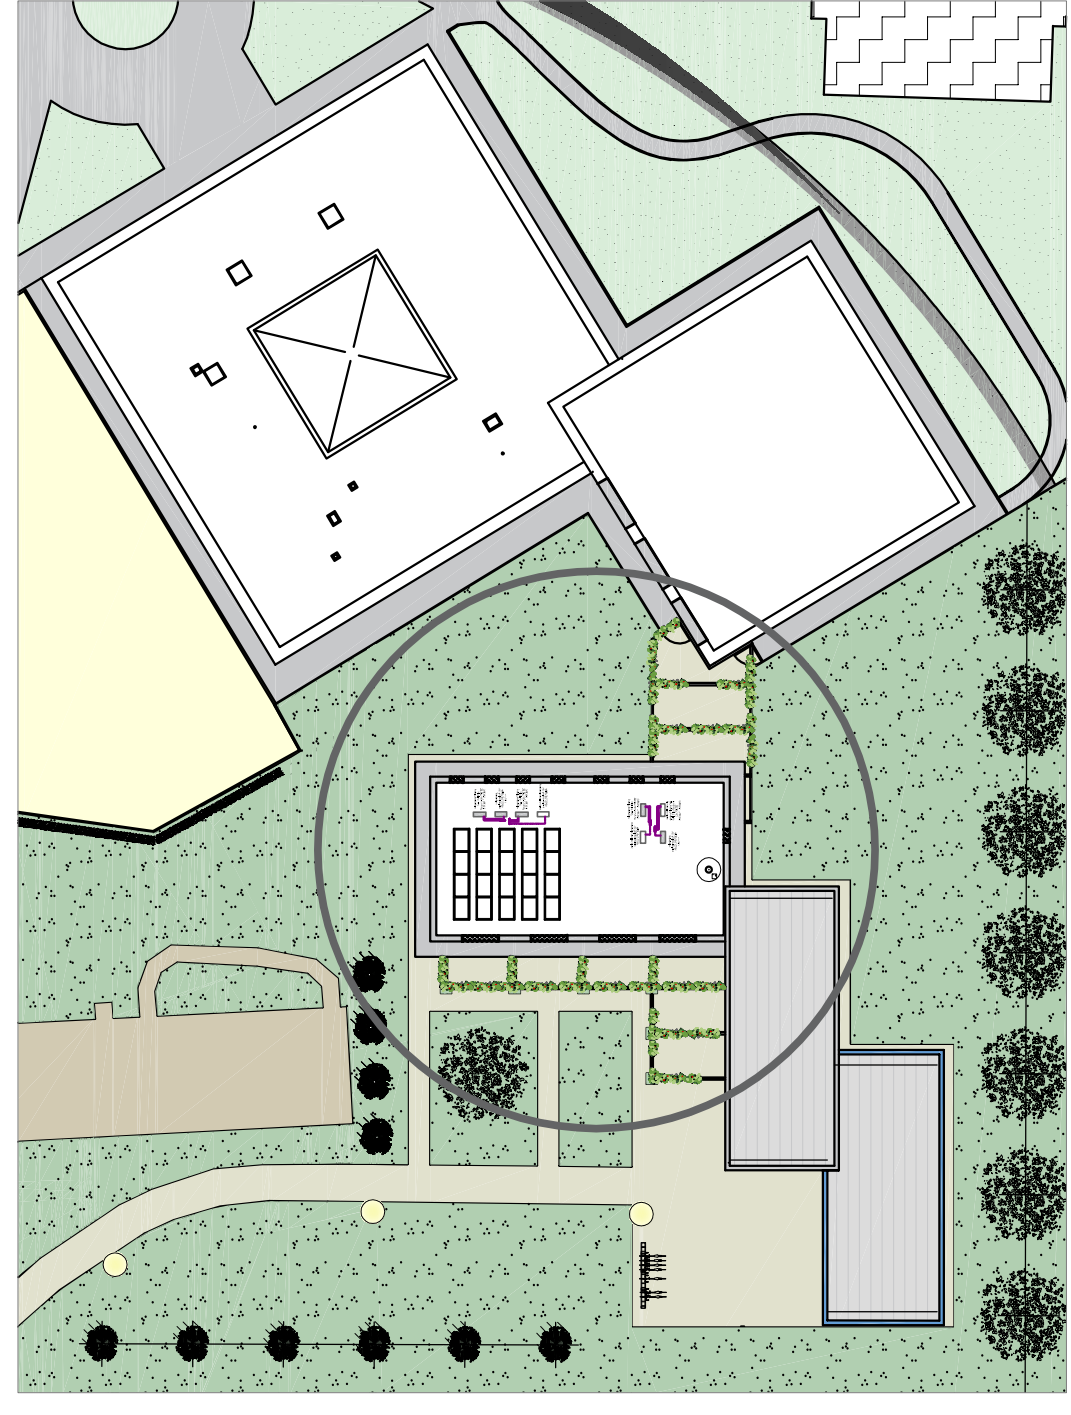

P.L. ANIMETRIA GENERALE

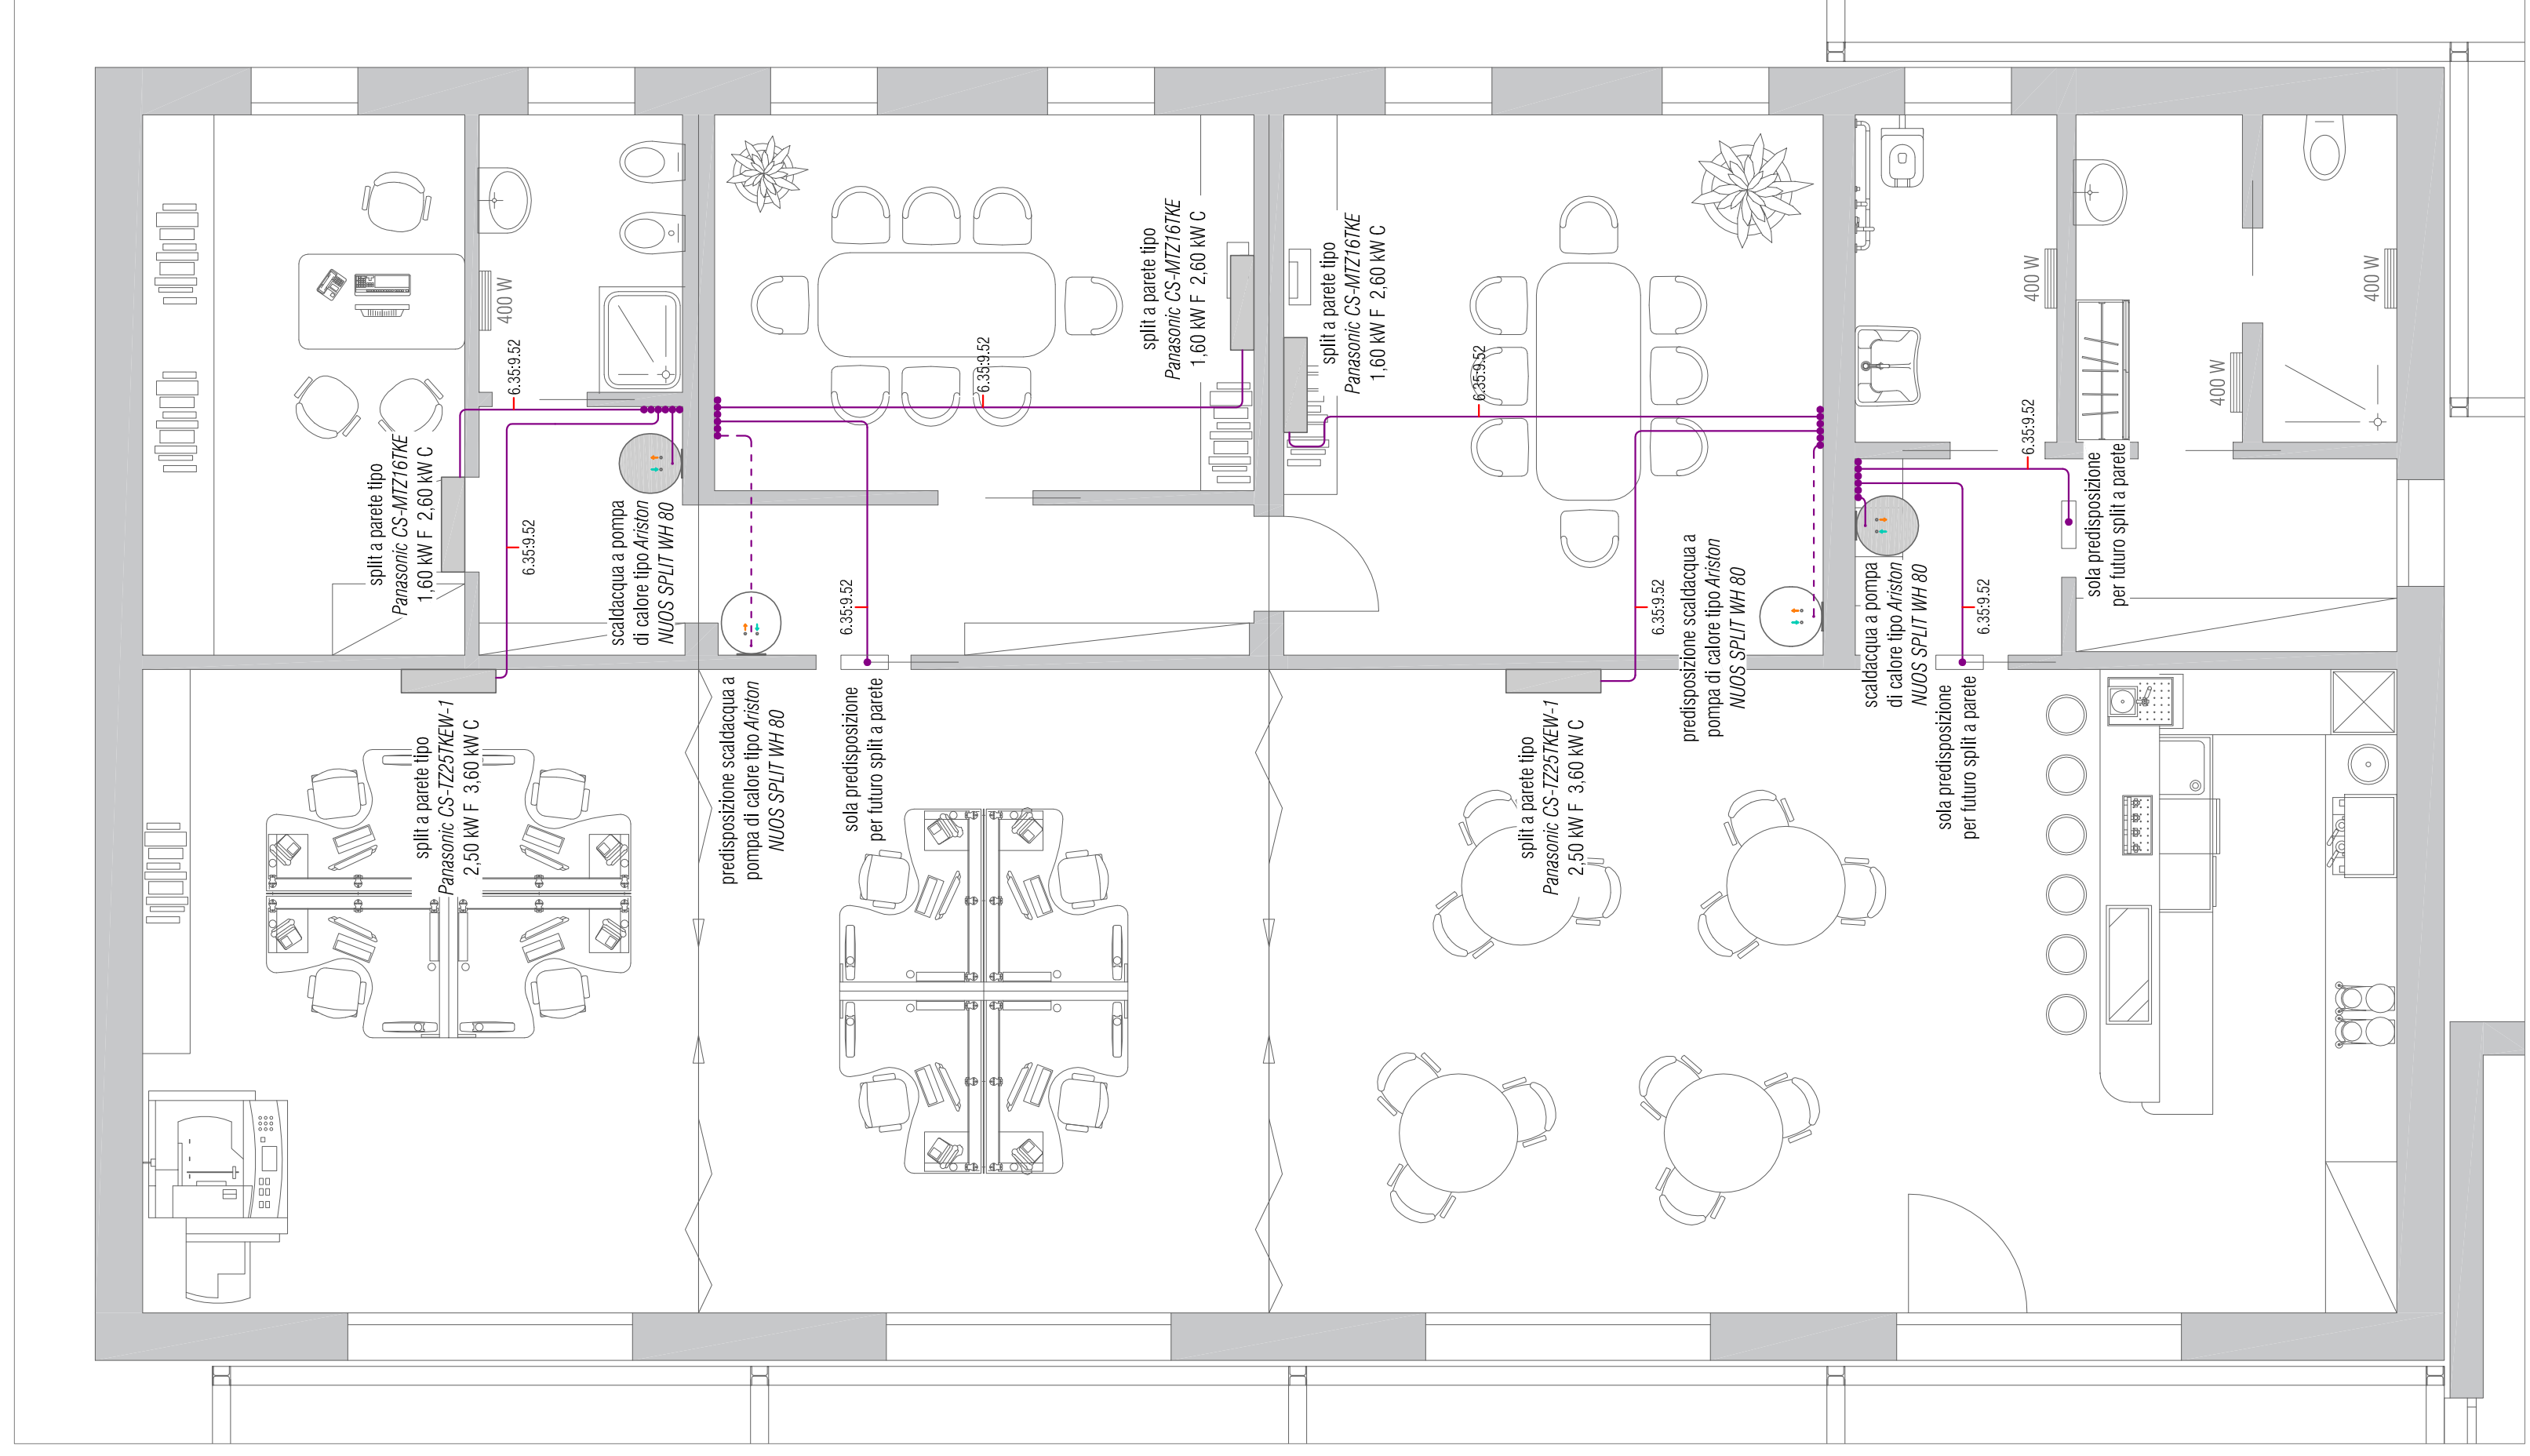

PIANO TERRA soluzione A - scala 1:50

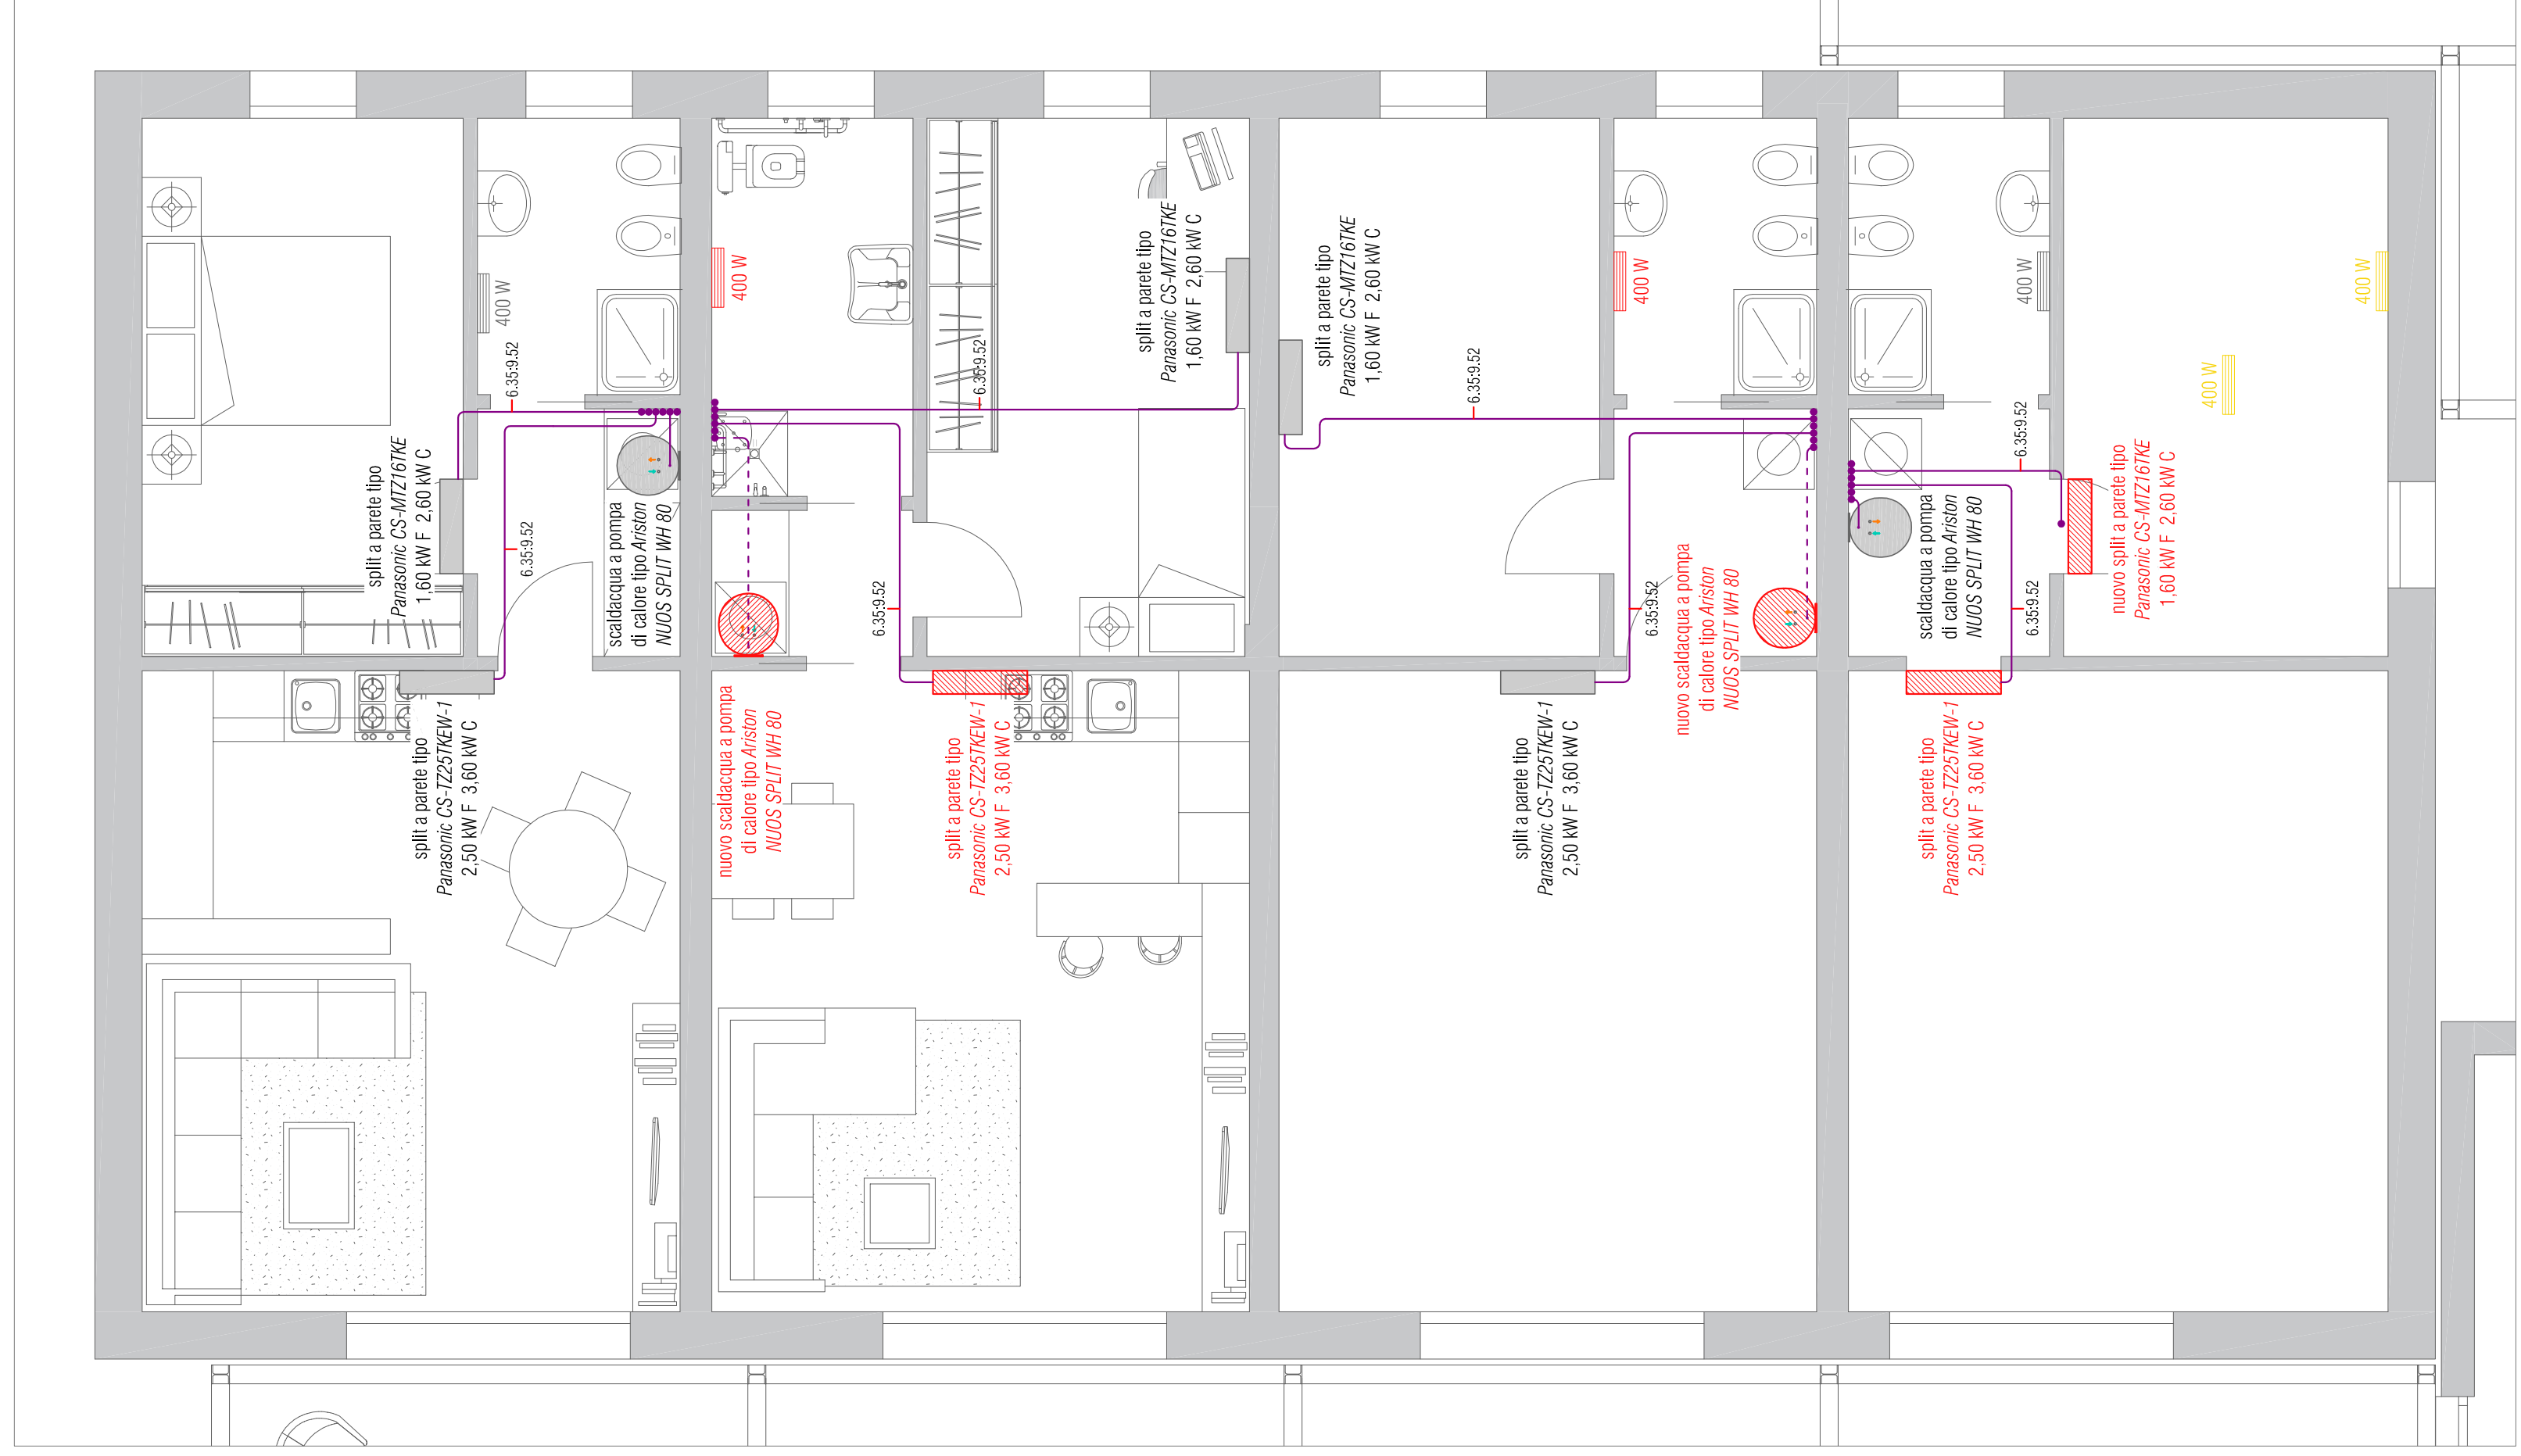


PIANO TERRA soluzione B - scala 1:50



PIANO TERRA soluzione A - scala 1:100

- Sala comune
- Ufficio
- Servizi igienici
- Disimpegno

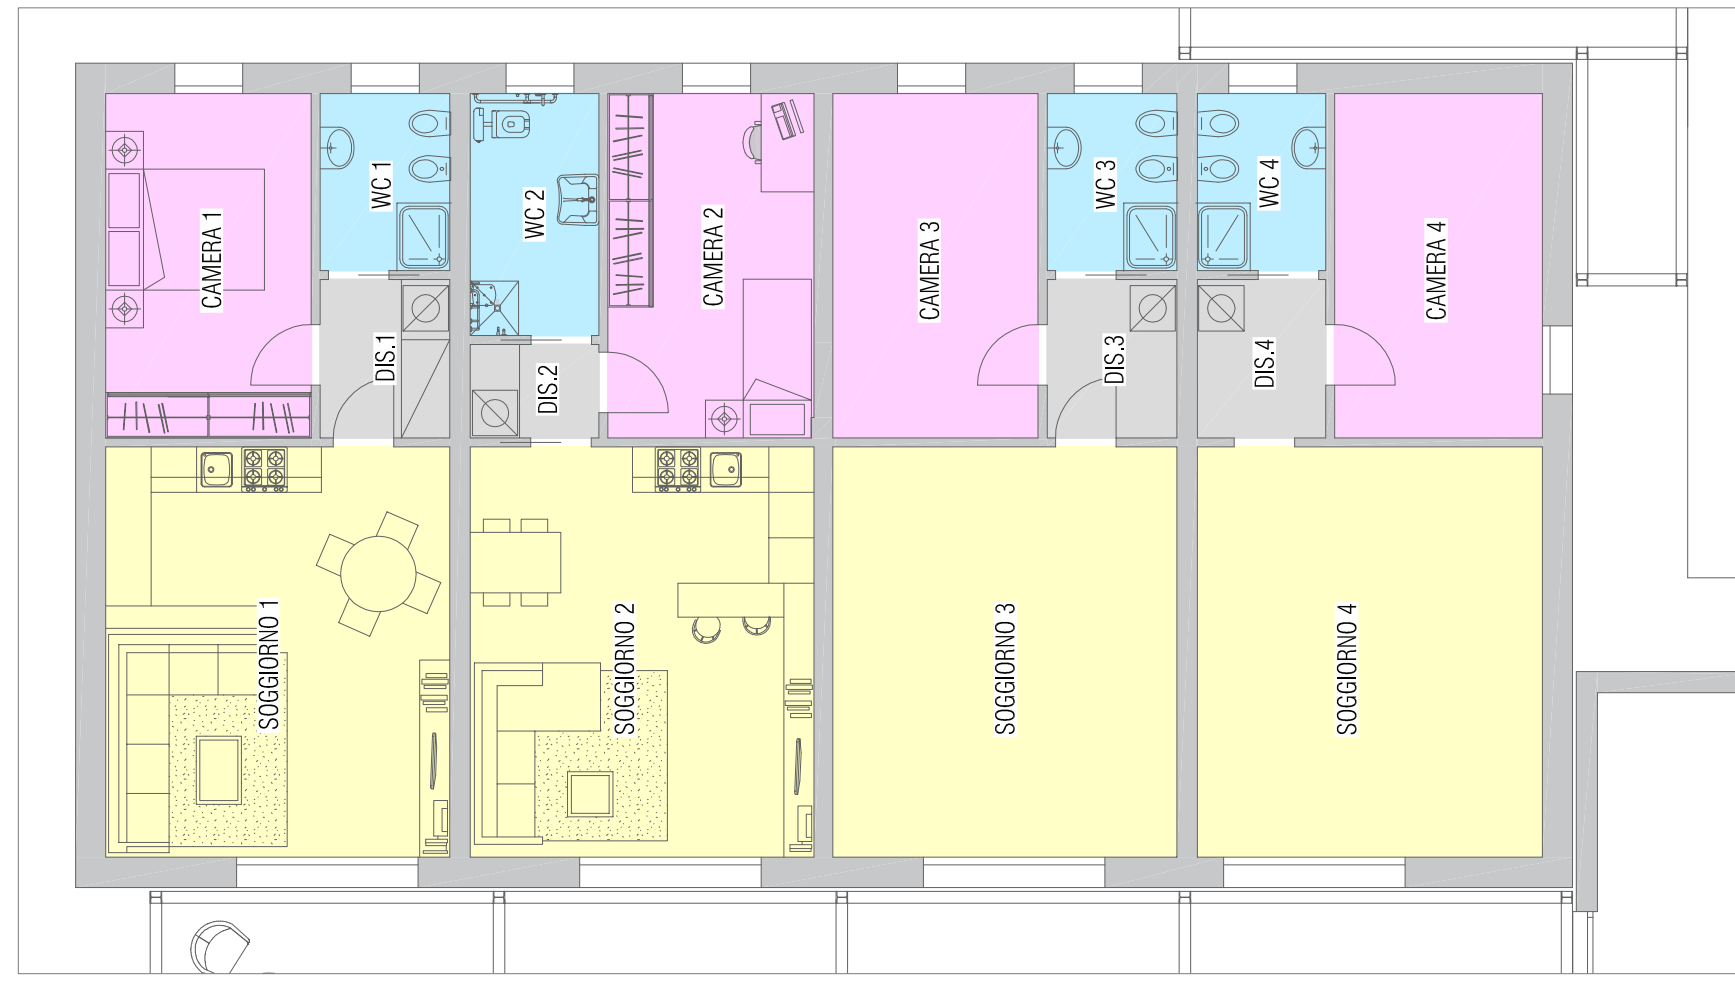

PIANO TERRA soluzione B - scala 1:100

- Soggiorno
- Camera
- Servizi igienici
- Disimpegno

SPAZIO PER COMUNE E/O ENTI

PROPRIETA

DIRETTORE LAVORI

IMPRESA

PROGETTISTA

**Ing. PAOLO ANGIOLINI**  
 +39 331 7813787 | paolo.angiolini@mulilab.com  
 +39 0648550966 | C.F. NGLPJL79M097740  
**MULILAB** Ingegnerie per l'architettura  
 via San Gottardo 91, 20100 Monza MB  
 +39 039 9489512 | posta@mulilab.com  
 www.mulilab.com

**MULILAB**  
 ingegneria per l'architettura

REFERIMENTO

Villeggio dell'Innovazione - sito in Monza (MB) via Silva / via Puglia

OGGETTO

Impianto di climatizzazione e produzione ACS

TAVOLA

Linea gas

SCALA

1:50

FILE

04.10. Impianti.dwg

PROGETTISTA

ing. Paolo Angiolini

DATA

04/10/2021

REVISIONE

ER

VALIDATORE

PA

LEGENDA

- Linea gas
  - Unità lettere a parete
  - Linea di distribuzione ACS
  - Linea di distribuzione AFS
  - Punto di adduzione ACS
  - Punto di adduzione AFS
  - Collezioni AFS e ACS
  - Scaldasole elettrico
- Conduttore
  - Linea di scarico acque nere
  - Linea di scarico condense
  - Punto di scarico acque nere
  - Punto di scarico condense
  - Nuova realizzazione
  - Demolizione

Le quote riportate sono indicative quando da riferirsi ad una massa - in fase di ulteriore definizione dei disegni di progetto potranno subire modifiche - ripartibili, prima dell'inizio dei lavori. Conviene provvedere a verificare le misure di rilievo in cantiere.