
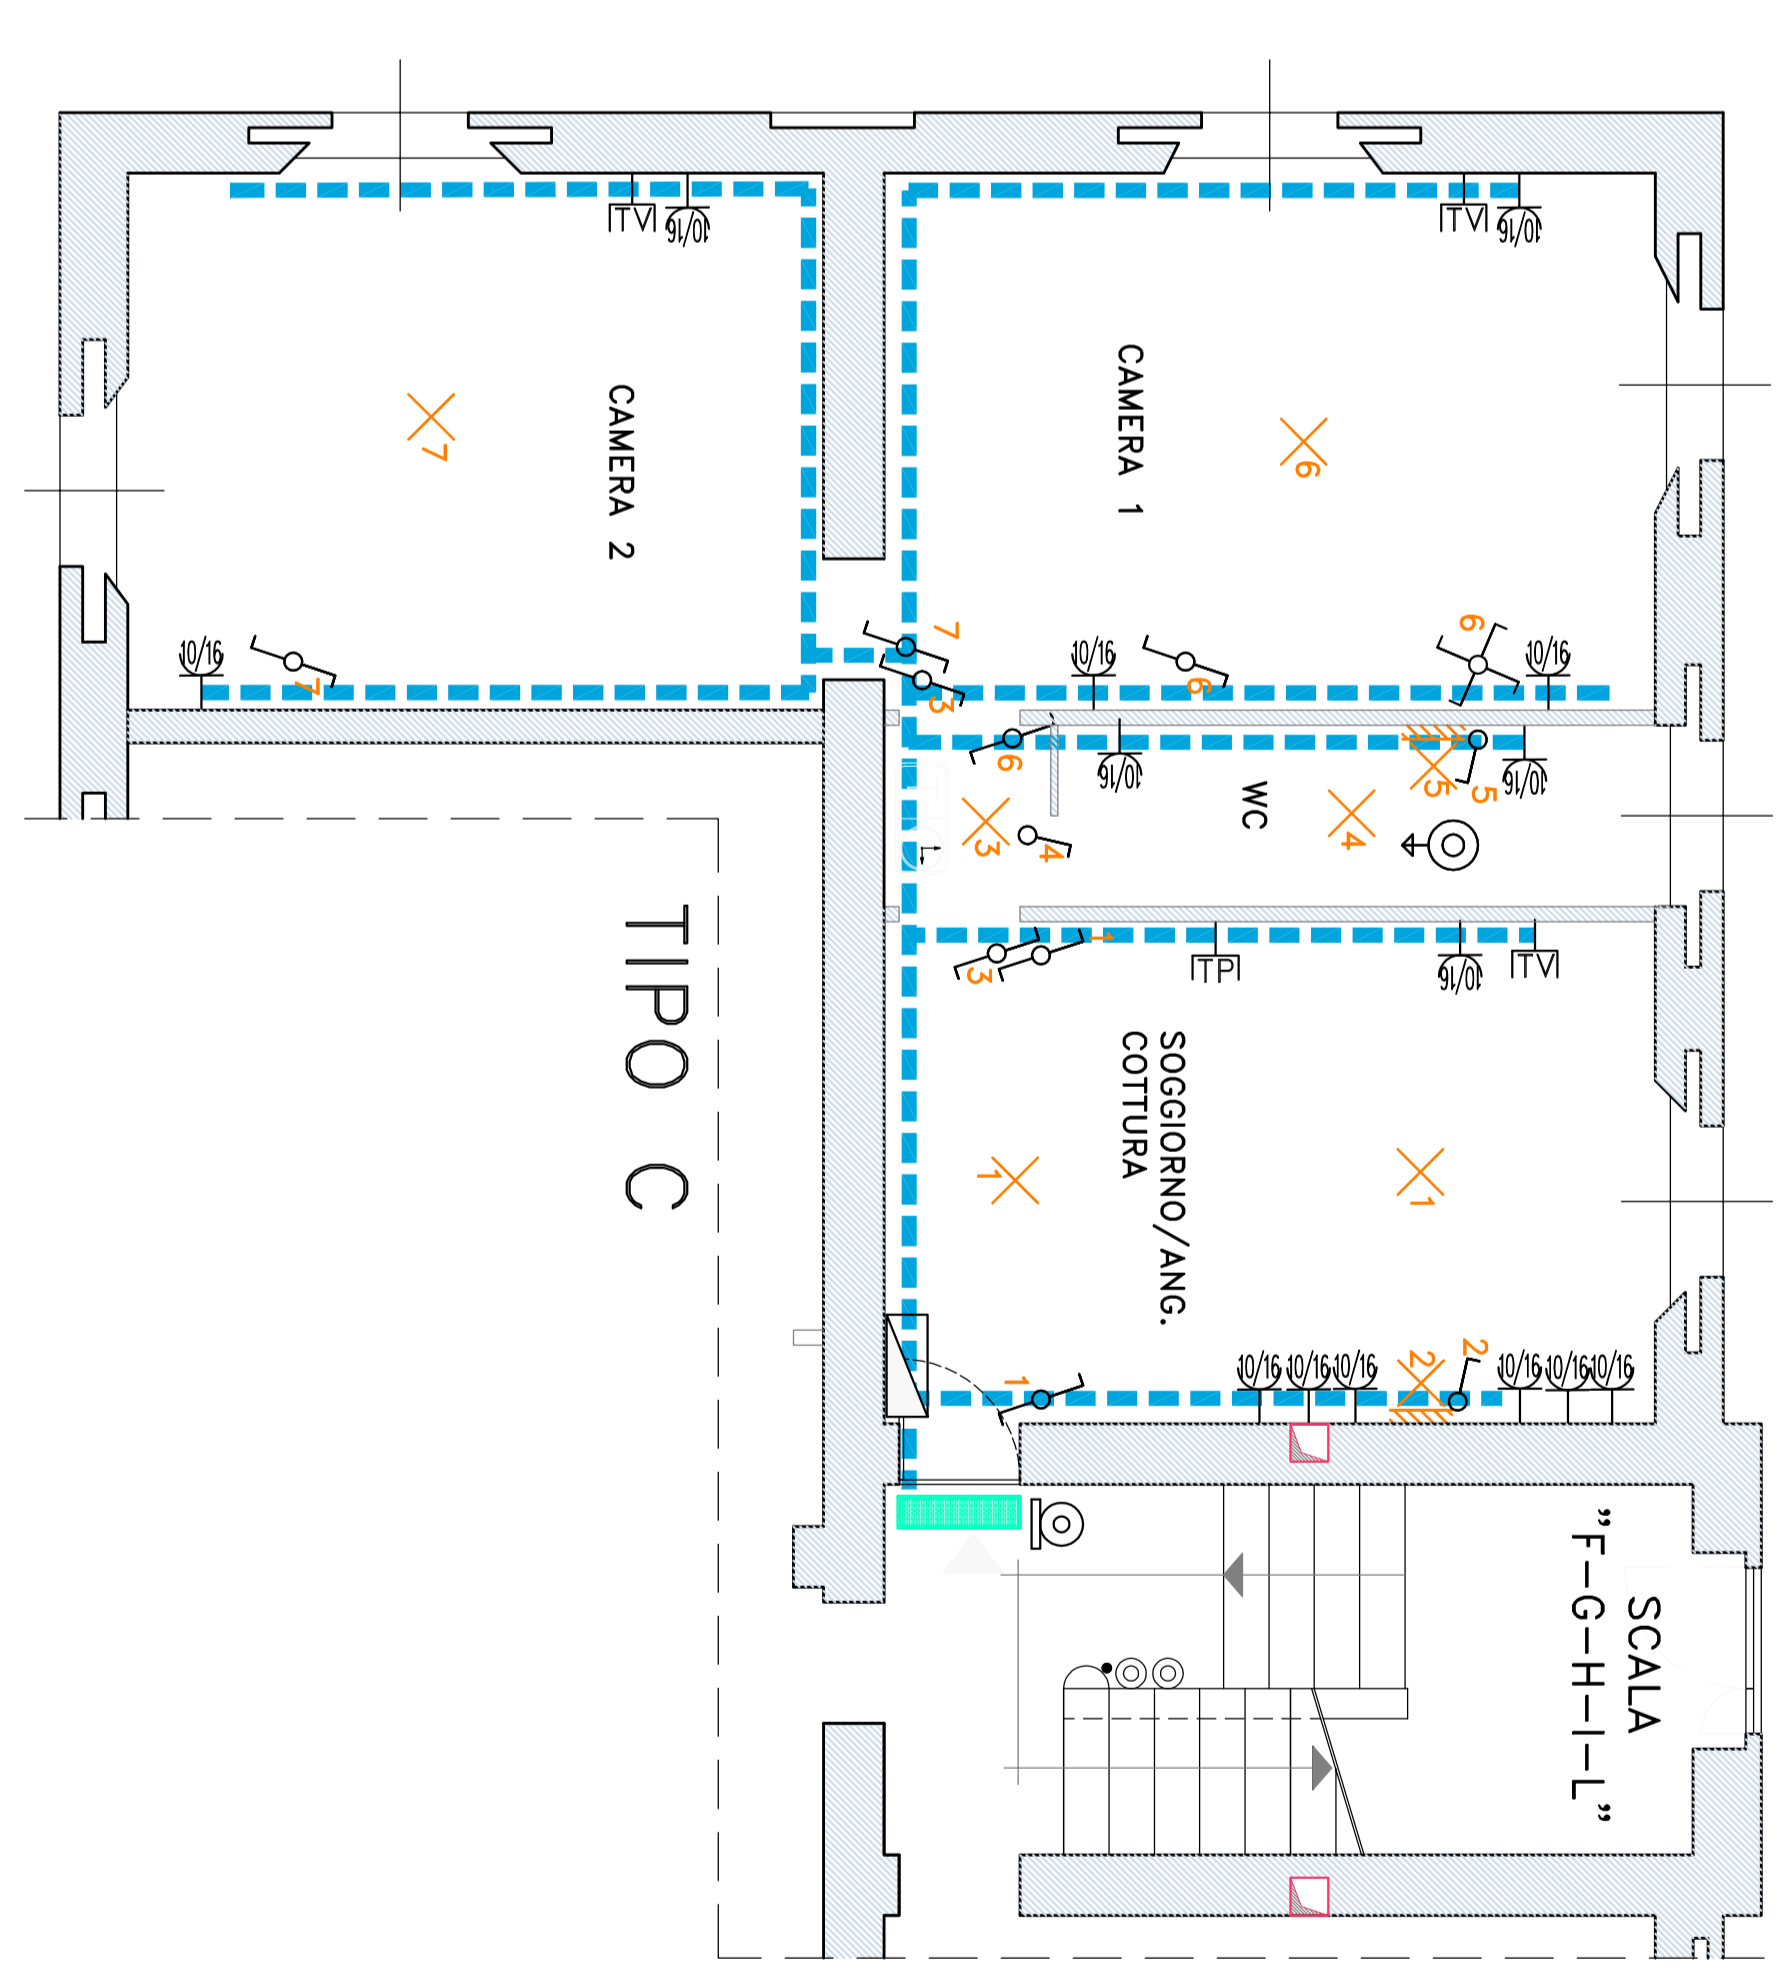
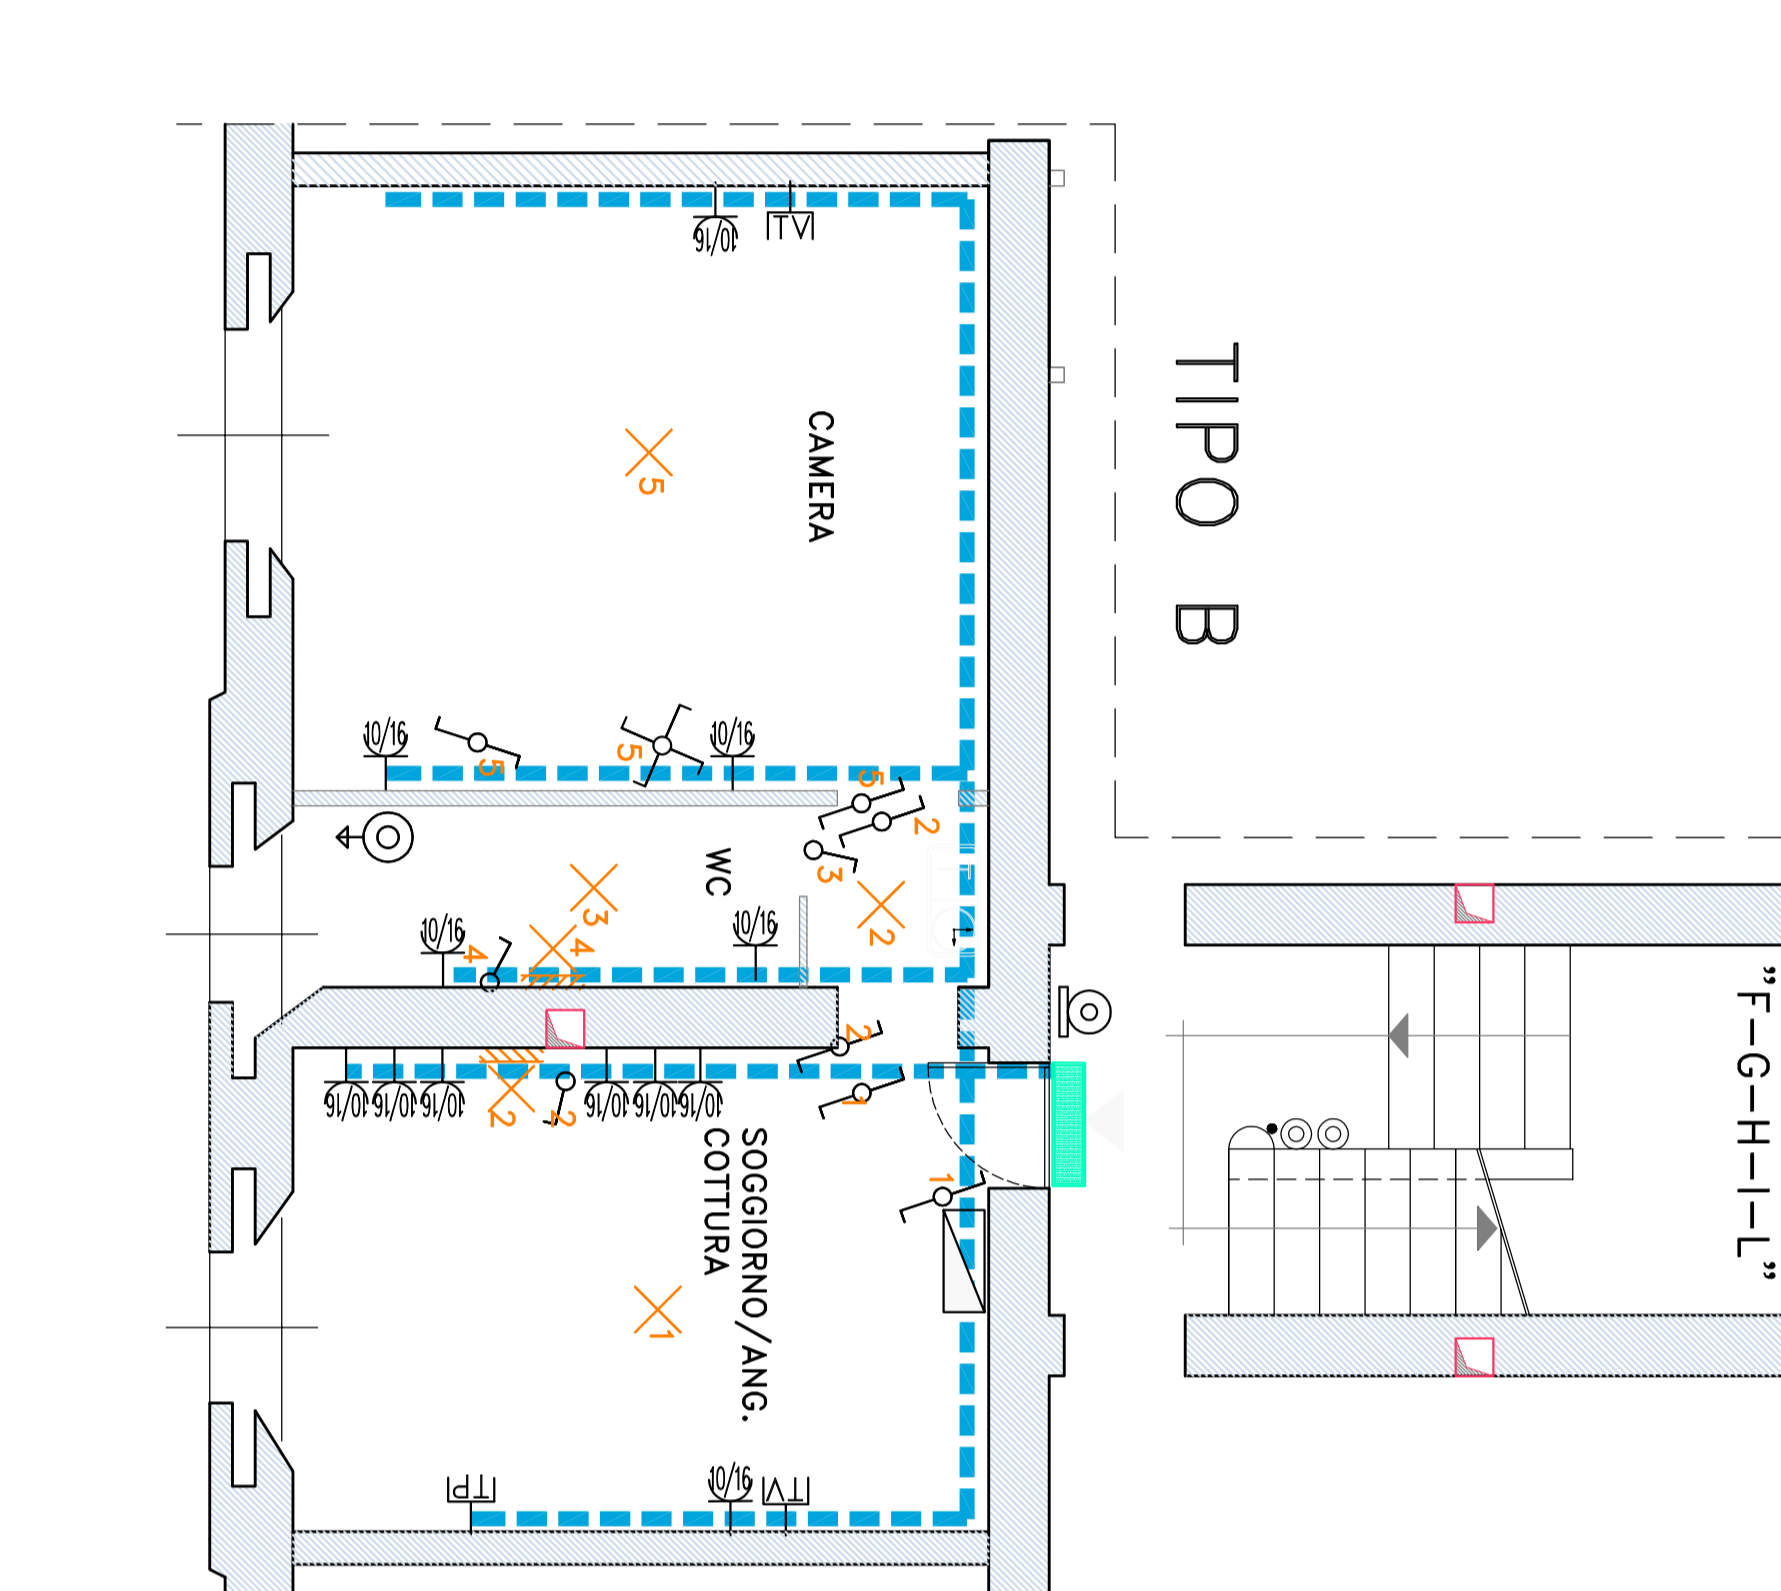
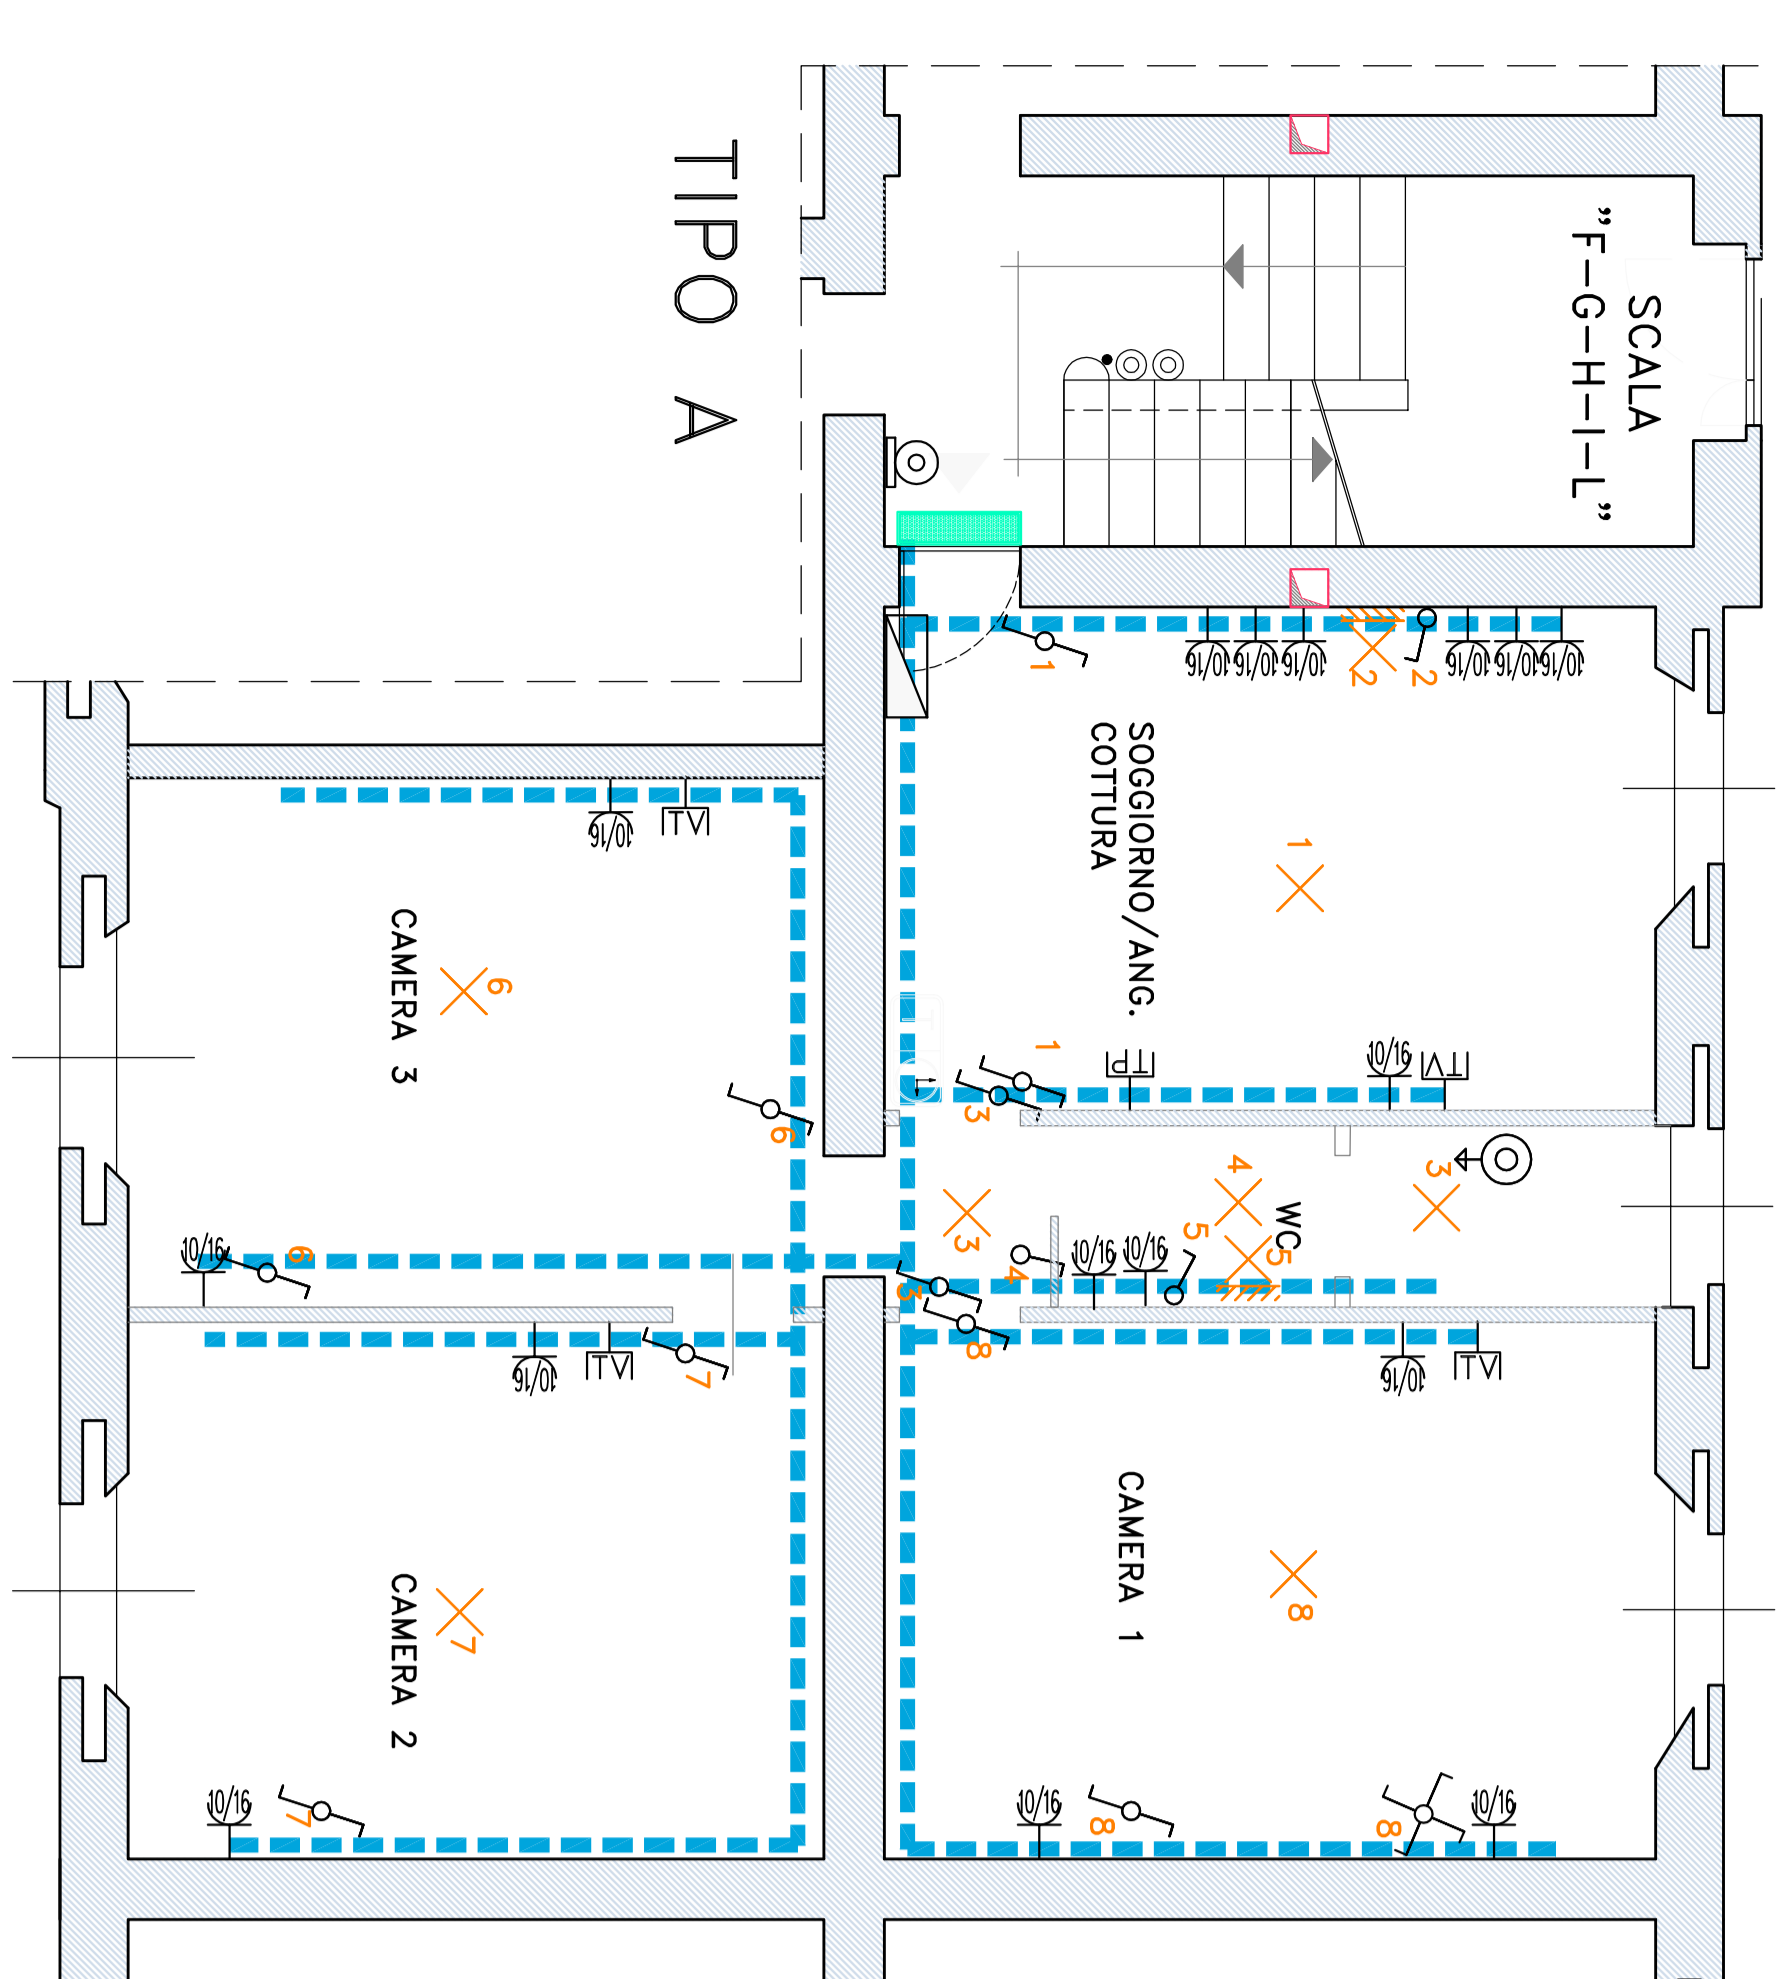


**LEGENDA**

☐	CENTRALINO APPARTAMENTO	☐	TRAVE BASSO
⊙	LAMPADA A SOFFITTO 1x18	⊙	PRESANTE LUMINOSO P95
⊙	LAMPADA A PARETE 1x18	⊙	PRESANTE LUMINOSO
⊙	LAMPADA LED mod.ORMA TIPO DISANO	⊙	PRESA BIPASSO 10/75A
⊙	LAMPADA LED mod.ORMA TIPO DISANO NOTTURNA	⊙	PRESA TELEFONO
⊙	PUNTO LUCE PARETE	⊙	PRESA TV
⊙	PUNTO LUCE SOFFITTO	⊙	CAMPANELLO CON PORTAFONE
⊙	INTERRUTTORE	⊙	DISTRIBUZIONE A VISTA
⊙	INTERRUTTORE P95	⊙	ELETTROSERBATERIA
⊙	DEVIAZIONE	⊙	PULSANTE APPROPRIA
⊙	COMPUTATORE	⊙	CLIMATIZZATORE
⊙		⊙	SMITELLE

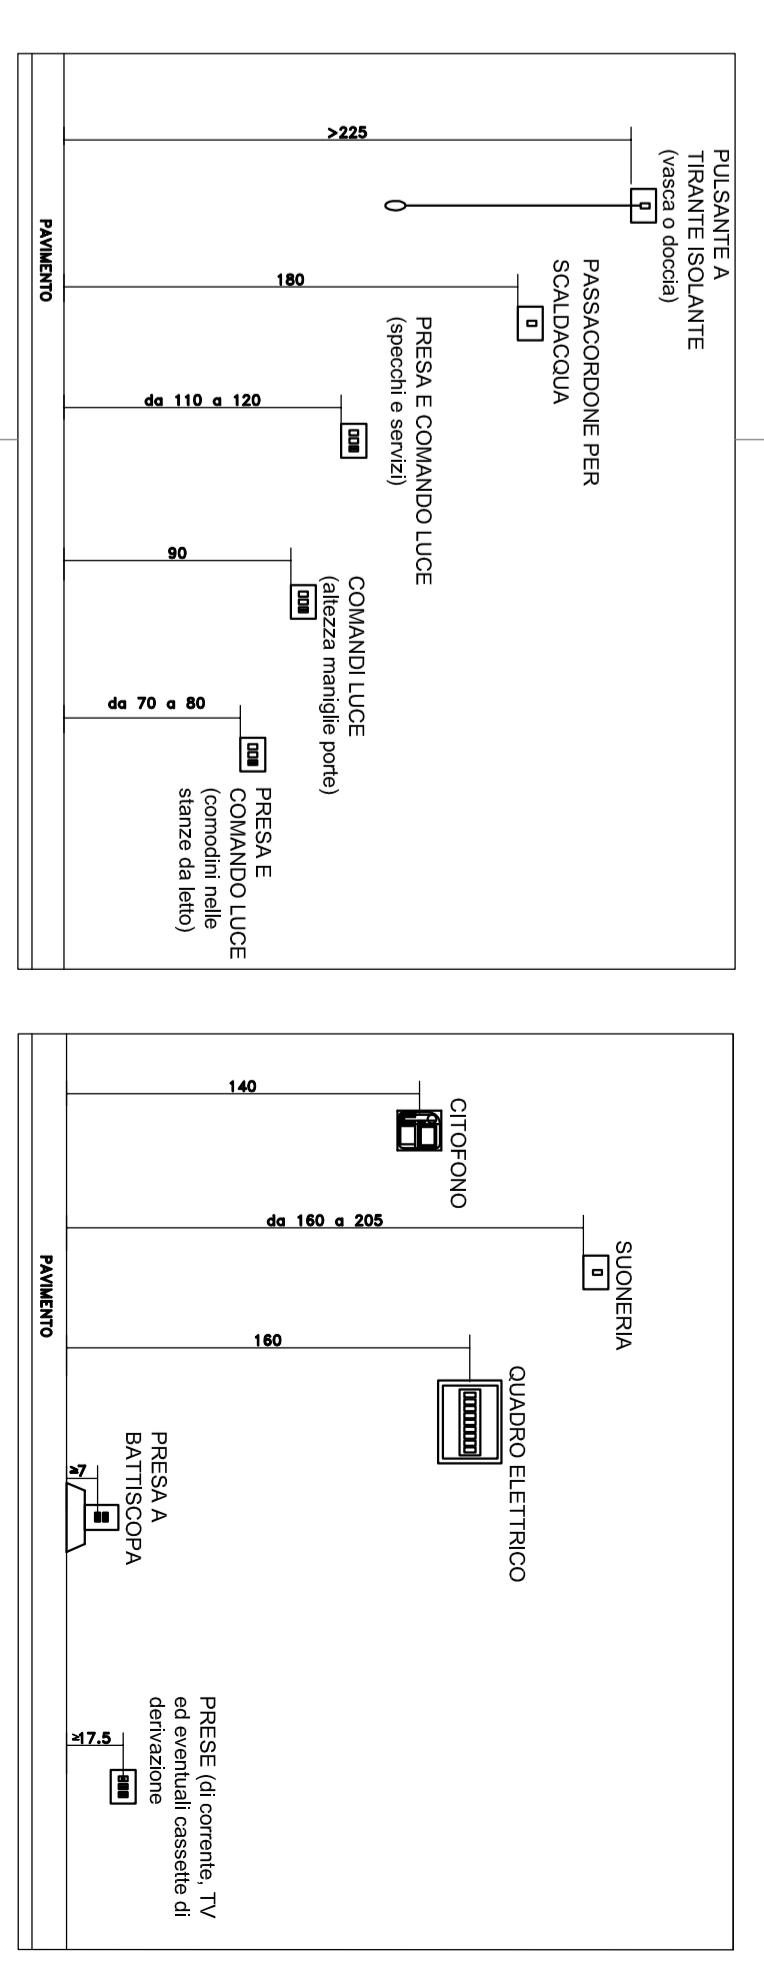

**edilgiz PROGETTO EDIZIONE**

**GRUPPO EDILGIZ**  
 SETTORE IMMOBILIARE  
 SETTORE MANUTENZIONE EDI.  
 SETTORE IMPIANTI

**PROGETTISTA**  
 EDILGIZ

**COMPARTIRE**  
 SETTORE IMMOBILIARE  
 SETTORE MANUTENZIONE EDI.  
 SETTORE IMPIANTI

**INTERVENIRE**  
 MANUTENZIONE STRUTTURALE  
 DI ALCANTARE IMPIANTI EDI.  
 DI VA. PASCALINI & LOTTO 2-  
 00198 ROMA

**DATA**  
 GENNAIO 2019

**PROGETTO**  
 ESECUTIVO

**OGGETTO**  
 IMPIANTO ELETTRICO ALLOGGI

**TAVOLA N°**  
 05

**Scala**  
 1:50

**DISEGNATORE**  
 GALLA

**APPENDICI**

PROGETTO ELETTRICO  
 IMPIANTO ELETTRICO ALLOGGI  
 IMPIANTO ELETTRICO ALLOGGI  
 IMPIANTO ELETTRICO ALLOGGI  
 IMPIANTO ELETTRICO ALLOGGI