


PIANTA PIANO RIALZATO

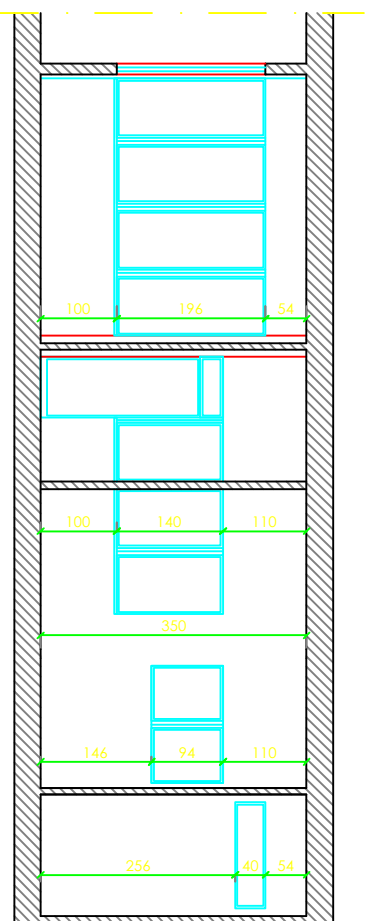

SEZIONE AA'

**ATTREZZATURE NUOVE**  
**ATTREZZATURE ESISTENTI**

N° TAV.:  
**A.03**

**Dott. Ing. Paolo Giacomazzi**  
 Studio di Ingegneria  
 Iscritto all'Albo degli Ingegneri della Provincia di Torino al n. 8358  
 Via Borghetto 49 - 10034 - Chivasso (TO) - Partita iva: 09152240017

**PROGETTO DEFINITIVO - ESECUTIVO**  
 Comune di Monza  
 Procedura aperta per l'affidamento del servizio ristorazione scolastica  
 Intervento di riqualificazione e adeguamento normativo delle strutture e impianti utilizzati per il servizio

**SCUOLA INFANZIA SAN ROCCO**  
**PROGETTO:**  
 Pianta con attrezzature, legenda  
 attrezzature e sezione

Scala 1:100  
 Luglio 2010

